


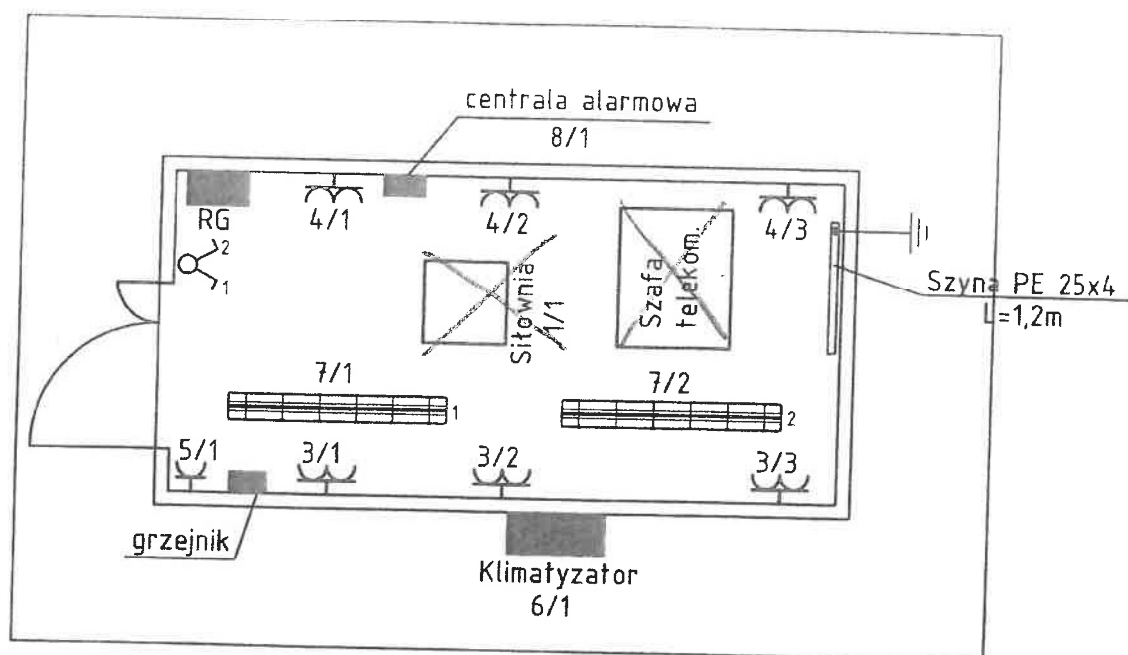

LEGENDA:

RG  Rozdzielnica elektryczna natynkowa

 Gniazdo wtykowe
podwójne ogólne 230V natynkowe

 Gniazdo wtykowe
pojedyncze ogólne 230V natynkowe

 Łącznik
świecznikowy

 Oprawa oświetleniowa
świełówkowa 2x36W

Układ zasilania - TN-S

TYTUŁ:

Instalacja elektryczna wewnętrzna w kontenerze
- rzut przyziemia

NR RYS.
7.E

SKALA
1:50